

MAPA DO CELÓW PROJEKTOWYCH

SKALA : 1 : 1000

Arkusz: 7.132.29.01.3 7.132.29.06.1
7.131.28.10.2 7.132.28.10.4
7.132.28.15.2

Nazwa miejscowości: Wilcza Wola
Gm. Dzikowiec – 180606_2.0001 Wilcza Wola
Oznaczenie kancelaryjne zgłoszenia: GK.6642.1.832.2015
L.ks.rob. 24/2015
Układ współrzędnych prostokątnych płaskich „2000”
Układ wysokości: Kronsztadt 86
Mapa aktualna w oznaczonym zakresie na dzień 10.06.2015
Granice obszaru aktualizacji oznaczono linią przerywaną
Informacje o służebnościach gruntowych: nie badano

STAROSTWO POWIATOWE W KOLBUSZOWIEJ
Zespół Usług Dokumentacji Projektowej
Sprawdzono z materiałami ZUDP w Kolbuszowej
wniesiono projektowaną, uzgodnioną lokalizację
i trasy urządzeń podziemnych
(nie) występują tereny zmalarowane
(nie) występują złoża surowców mineralnych
Kolb., dn. 03.07.2015r. ZUDP.6630.2.257.2015

Z up. STAROSTY
mgr inż. Michał Kujbik
PRZEWODNICZĄCY
Biuro Koordynacyjne

Pełniący obowiązki w wyniku prac zawiera...	opracowany przez...
Identyfikacja...	1806.2015.790
Data wydania...	30.06.2015
...	...

BIURO USŁUG
GEODEZYJNO-KARTOGRAFICZNYCH
„GEO-BGAN”
Janusz Dąbner
35-113 Rzeszów, ul. Akacja 24
tel. 17 856 53 29, kom. 501 148 745
NIP 013-168-85-09, REGON 690351015


GEODETA UPRAWNIONY
Janusz Dąbner
upr. geod. 15863 wydz. przez GKG
35-113 Rzeszów, ul. Akacja 24
tel. 501 148 745

Imię i nazwisko lub nazwa podmiotu który wyk. mapę oraz podpis osoby reprezentującej ten podmiot

Imię i nazwisko, numer świadectwa nadania uprawnień geodety który sporządził mapę oraz jego podpis

Z up. STAROSTY
mgr inż. Mirosław Kita
PRZEWODNICZĄCY
BIURO KOORDYNACYJNE

cd. rys. nr 2.3

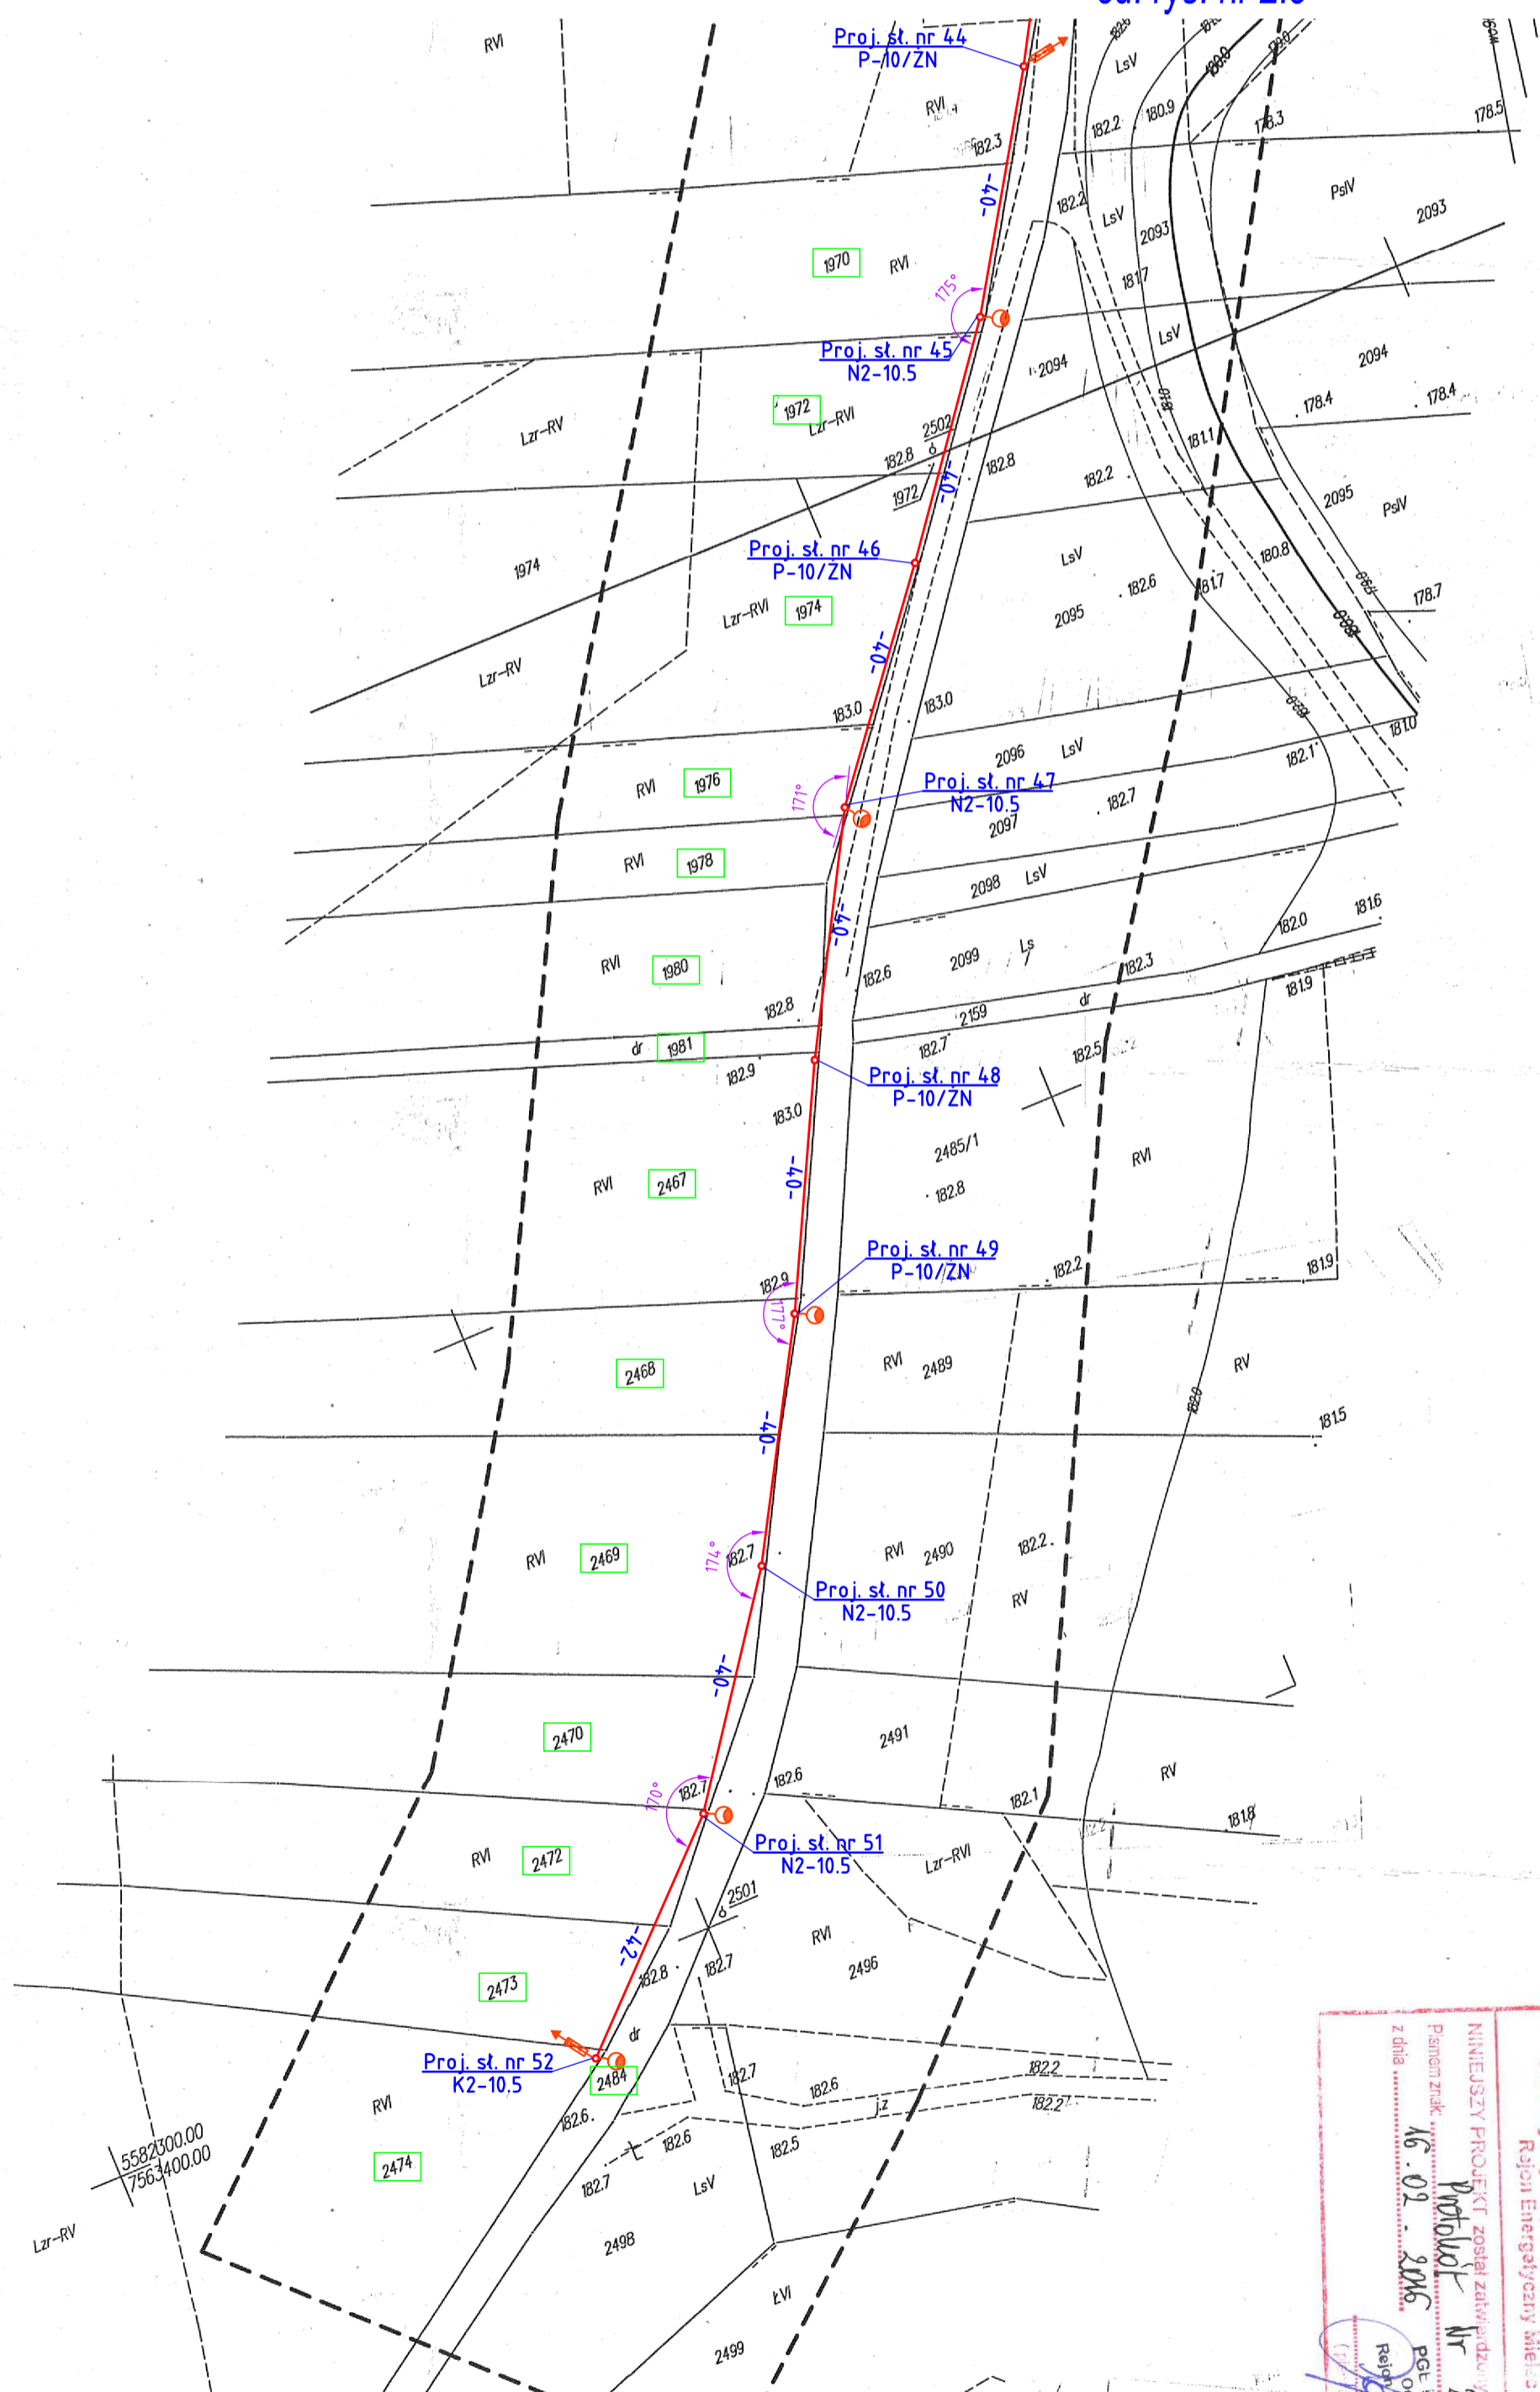

STAROSTA KOLBUSZOWSKI
dokumentacja nr GK.ZUDP.6630.1.2015.2015
była przedmiotem porady koordynacyjnej
w formie obrad zainteresowanych podmiotów
w Starostwie Powiatowym w Kolbuszowej
przy ulicy 11-go Listopada 10
w dniu 31 STY. 2015
31 GRU. 2015
Z up. STAROSTY
inż. Eugeniusz Kobylarz
INSPEKTOR W POWIATOWYM OŚRODKU DOKUMENTACJI
GEODEZYJNEJ I KARTOGRAFICZNEJ

- Spis działek
- przedłożone (podmieszanie) dz. nr
2052
- budowa sieci 0,4 kV nN oświetlenia dz. nr:
2051, 1067/3, 2079, 2080/1, 2081/1, 2083, 2084, 2085
2088, 2494, 1961, 1963, 1965/1, 1966, 1968, 1970,
1972, 1974, 1976, 1978, 1980, 1981, 2467, 2468, 2469,
2470, 2472, 2473, 2474, 2499, 2047, 2046, 2045, 2044,
2040, 2039, 2038, 2037, 2036, 2035, 2034, 2033, 2032,
2031, 2030, 2029, 2028, 2027, 2026, 2025, 1181, 1180,
1179, 1178, 1177, 1176, 1175, 1174, 1173, 1172, 1171,
1170, 1169

PGE Dystrybucja S.A. Oddział Rzeszów
Region Energetyczny Małopolski
Niniejszy projekt został zatwierdzony (uzgodniony)
Pismo nr: 46.02.2016
PGE Dystrybucja S.A.
P.O. Oddział Rzeszów
Region Energetyczny Małopolski
mgr inż. Piotr Bogacz

Legenda:
Proj. st. napow. nN
Istn. st. napow. nN
Proj. linia napow. ośw. ulicznego
Proj. linia napow. ulicznego
Proj. ograniczniki przepięcia

Przebudowa linii elektroenergetycznej napowietrznej nN Wilcza Wola 6 (dowieszenie sieci oświetlenia ulicznego) wraz z budową sieci elektroenergetycznej nN oświetlenia w Wilczej Woli	
Zł. nr:	ZIE Zakład Instalacji Elektrycznych Jan Kujbik
Adres:	35-105 Cieplice 290 tel. 603 67 40 80
Projektant:	GMINA DZIKOWIEC
Opis:	36-122 Dzikowiec ul. Dzikowski 62
Opis:	Nazwa lokalizacji: Wilcza Wola
Opis:	Opis: Projekt zagospodarowania terenu
Opis:	Skala: 1:1000
Opis:	PROJEKT: